



**CROQUI ELÉTRICO**  
ESC. 1:50

LEGENDA		
Simbologia	Descrição	Quantidade
	Tomada para ar condicionado 20A	6
	Tomada Alta Dupla	7
	Tomada Alta simples	5
	Tomada Média Dupla com condutleta	12
	Tomada no teto para projetor	4
	Tomada com interruptor	5
	Interruptor 3 Teclas	2
	Interruptor 2 Teclas	2
	Interruptor 1 Tecla	1
	Luminária LED de Sobrepor	25
	Arandela	7
	Caixa de Distribuição com DR e DPS instalados	4
	Ar Condicionado (18.000 BTU)	2
	Ar Condicionado (12.000 BTU)	4
	Luminária de Emergência ligada na tomada SIE	12
	Placa de Saída de Emergência ligada na tomada SAL	7
	Extintor	1

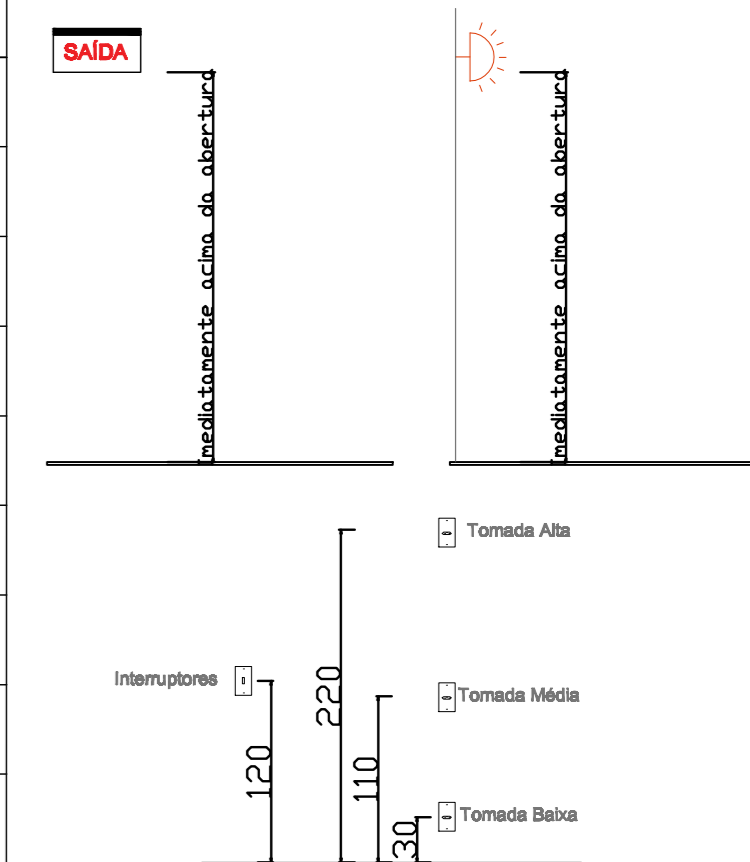

SIE= Sistema de iluminação de emergência  
SAL= Sistema de abandono de local (placas de saída)  
O BWC feminino, masculino e depósito não possuem quadro de distribuição. Estão ligados diretamente ao quadro geral.

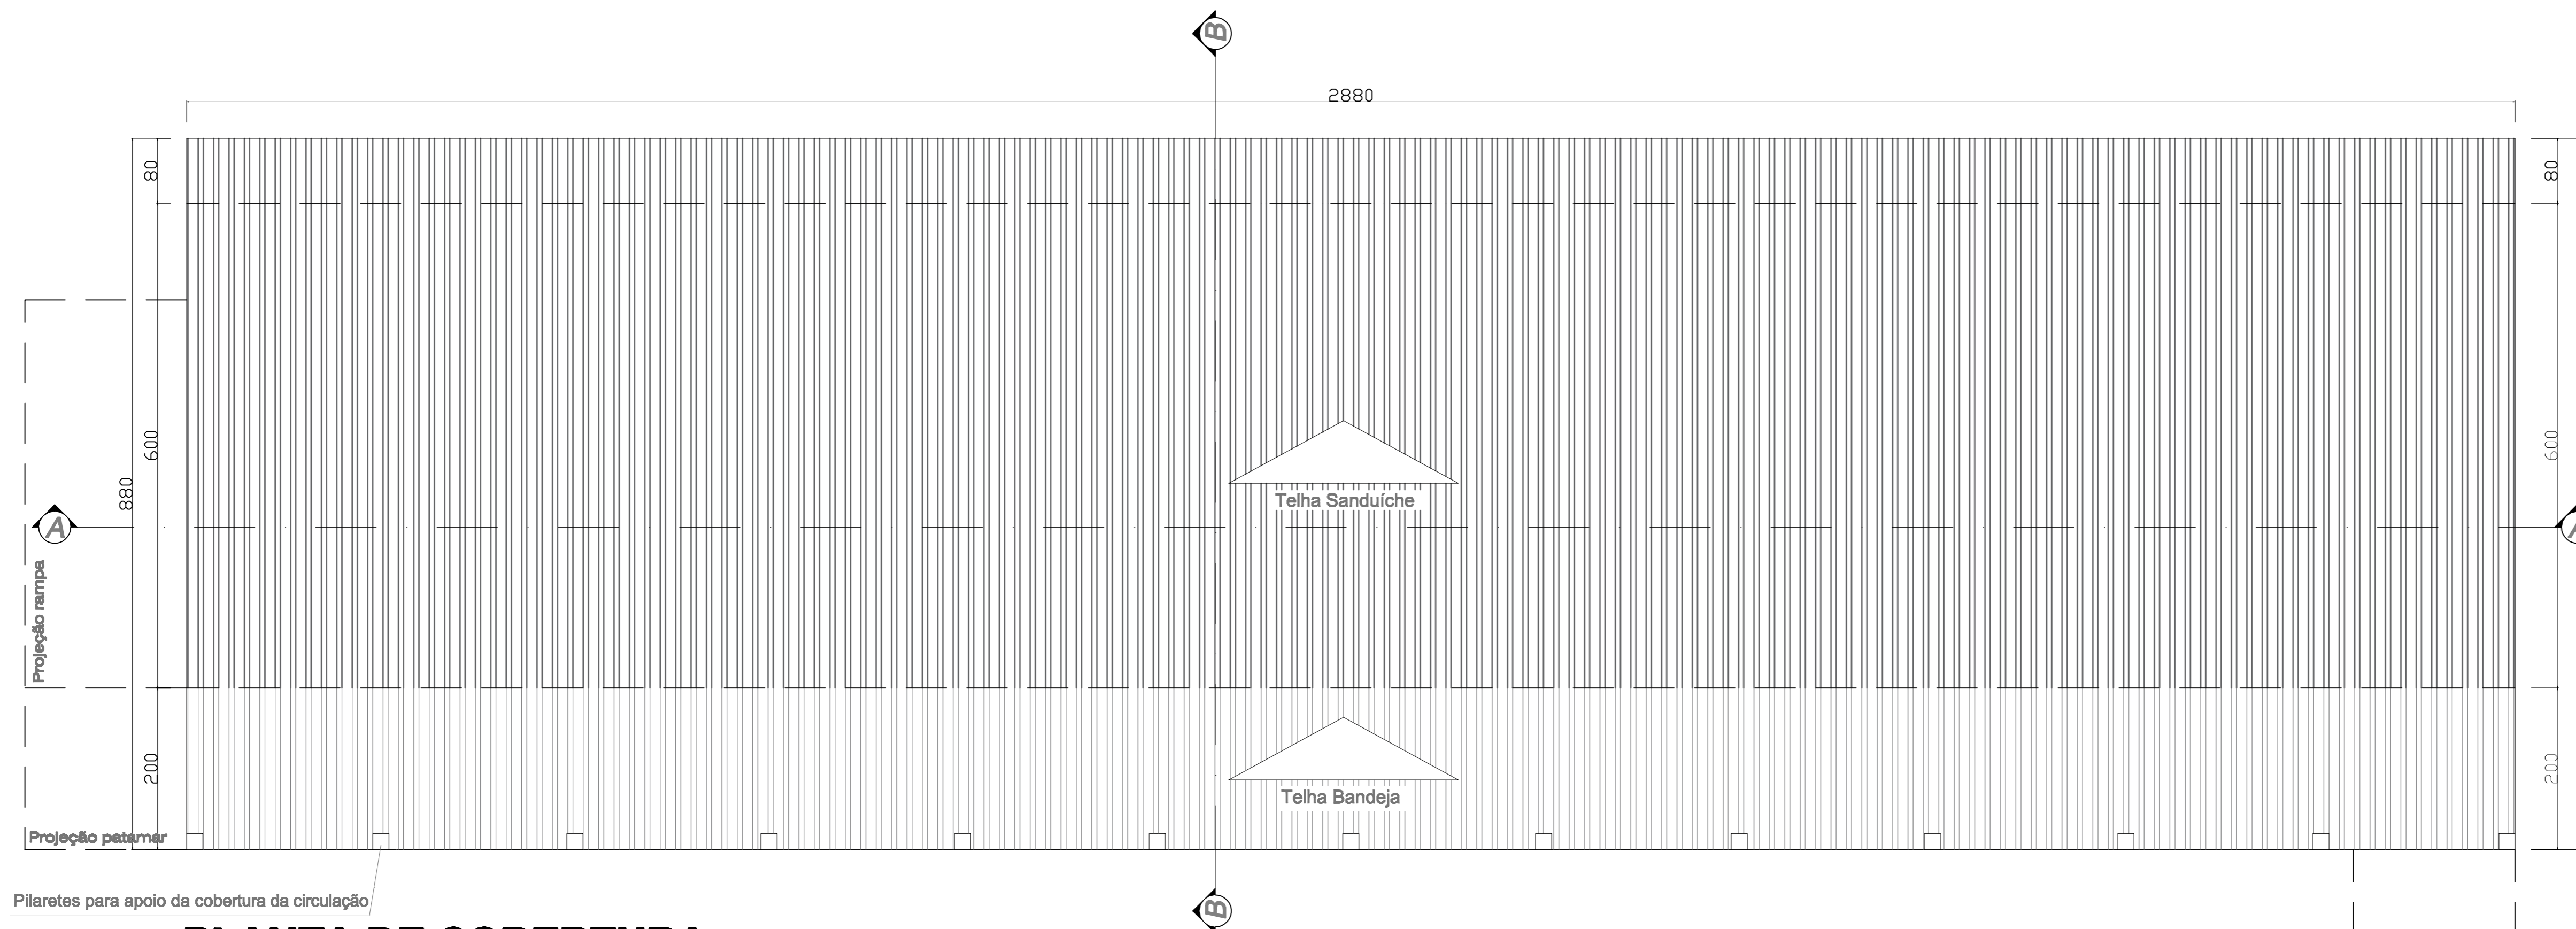

**PLANTA DE COBERTURA**  
ESC. 1:50

Proprietário Prefeitura Municipal de Terra de Areia		
Projeto/Execução José Cirineu Correa dos Santos Eng. Civil Crea 49.810		
Obra Prédio em Alvenaria Obra 4 Salas Escola Marcarenhas de Moraes Local: Setor: 220 - Quadra: 33 - Lote: 03 - Terra de Areia - RS	Arquivo 05/21	Área 230,40 m <sup>2</sup>
Discriminação Planta Baixa, Cortes e Fachada	Escala 1 : 50	
JC Engenharia	ARQUITETÔNICO	Prancha A03