


PLANTA BAIXA TERREO
 ESCALA: 1:125
 AREA TERREO: 1.255,36m²
 AREA TOTAL: 1.419,36m²

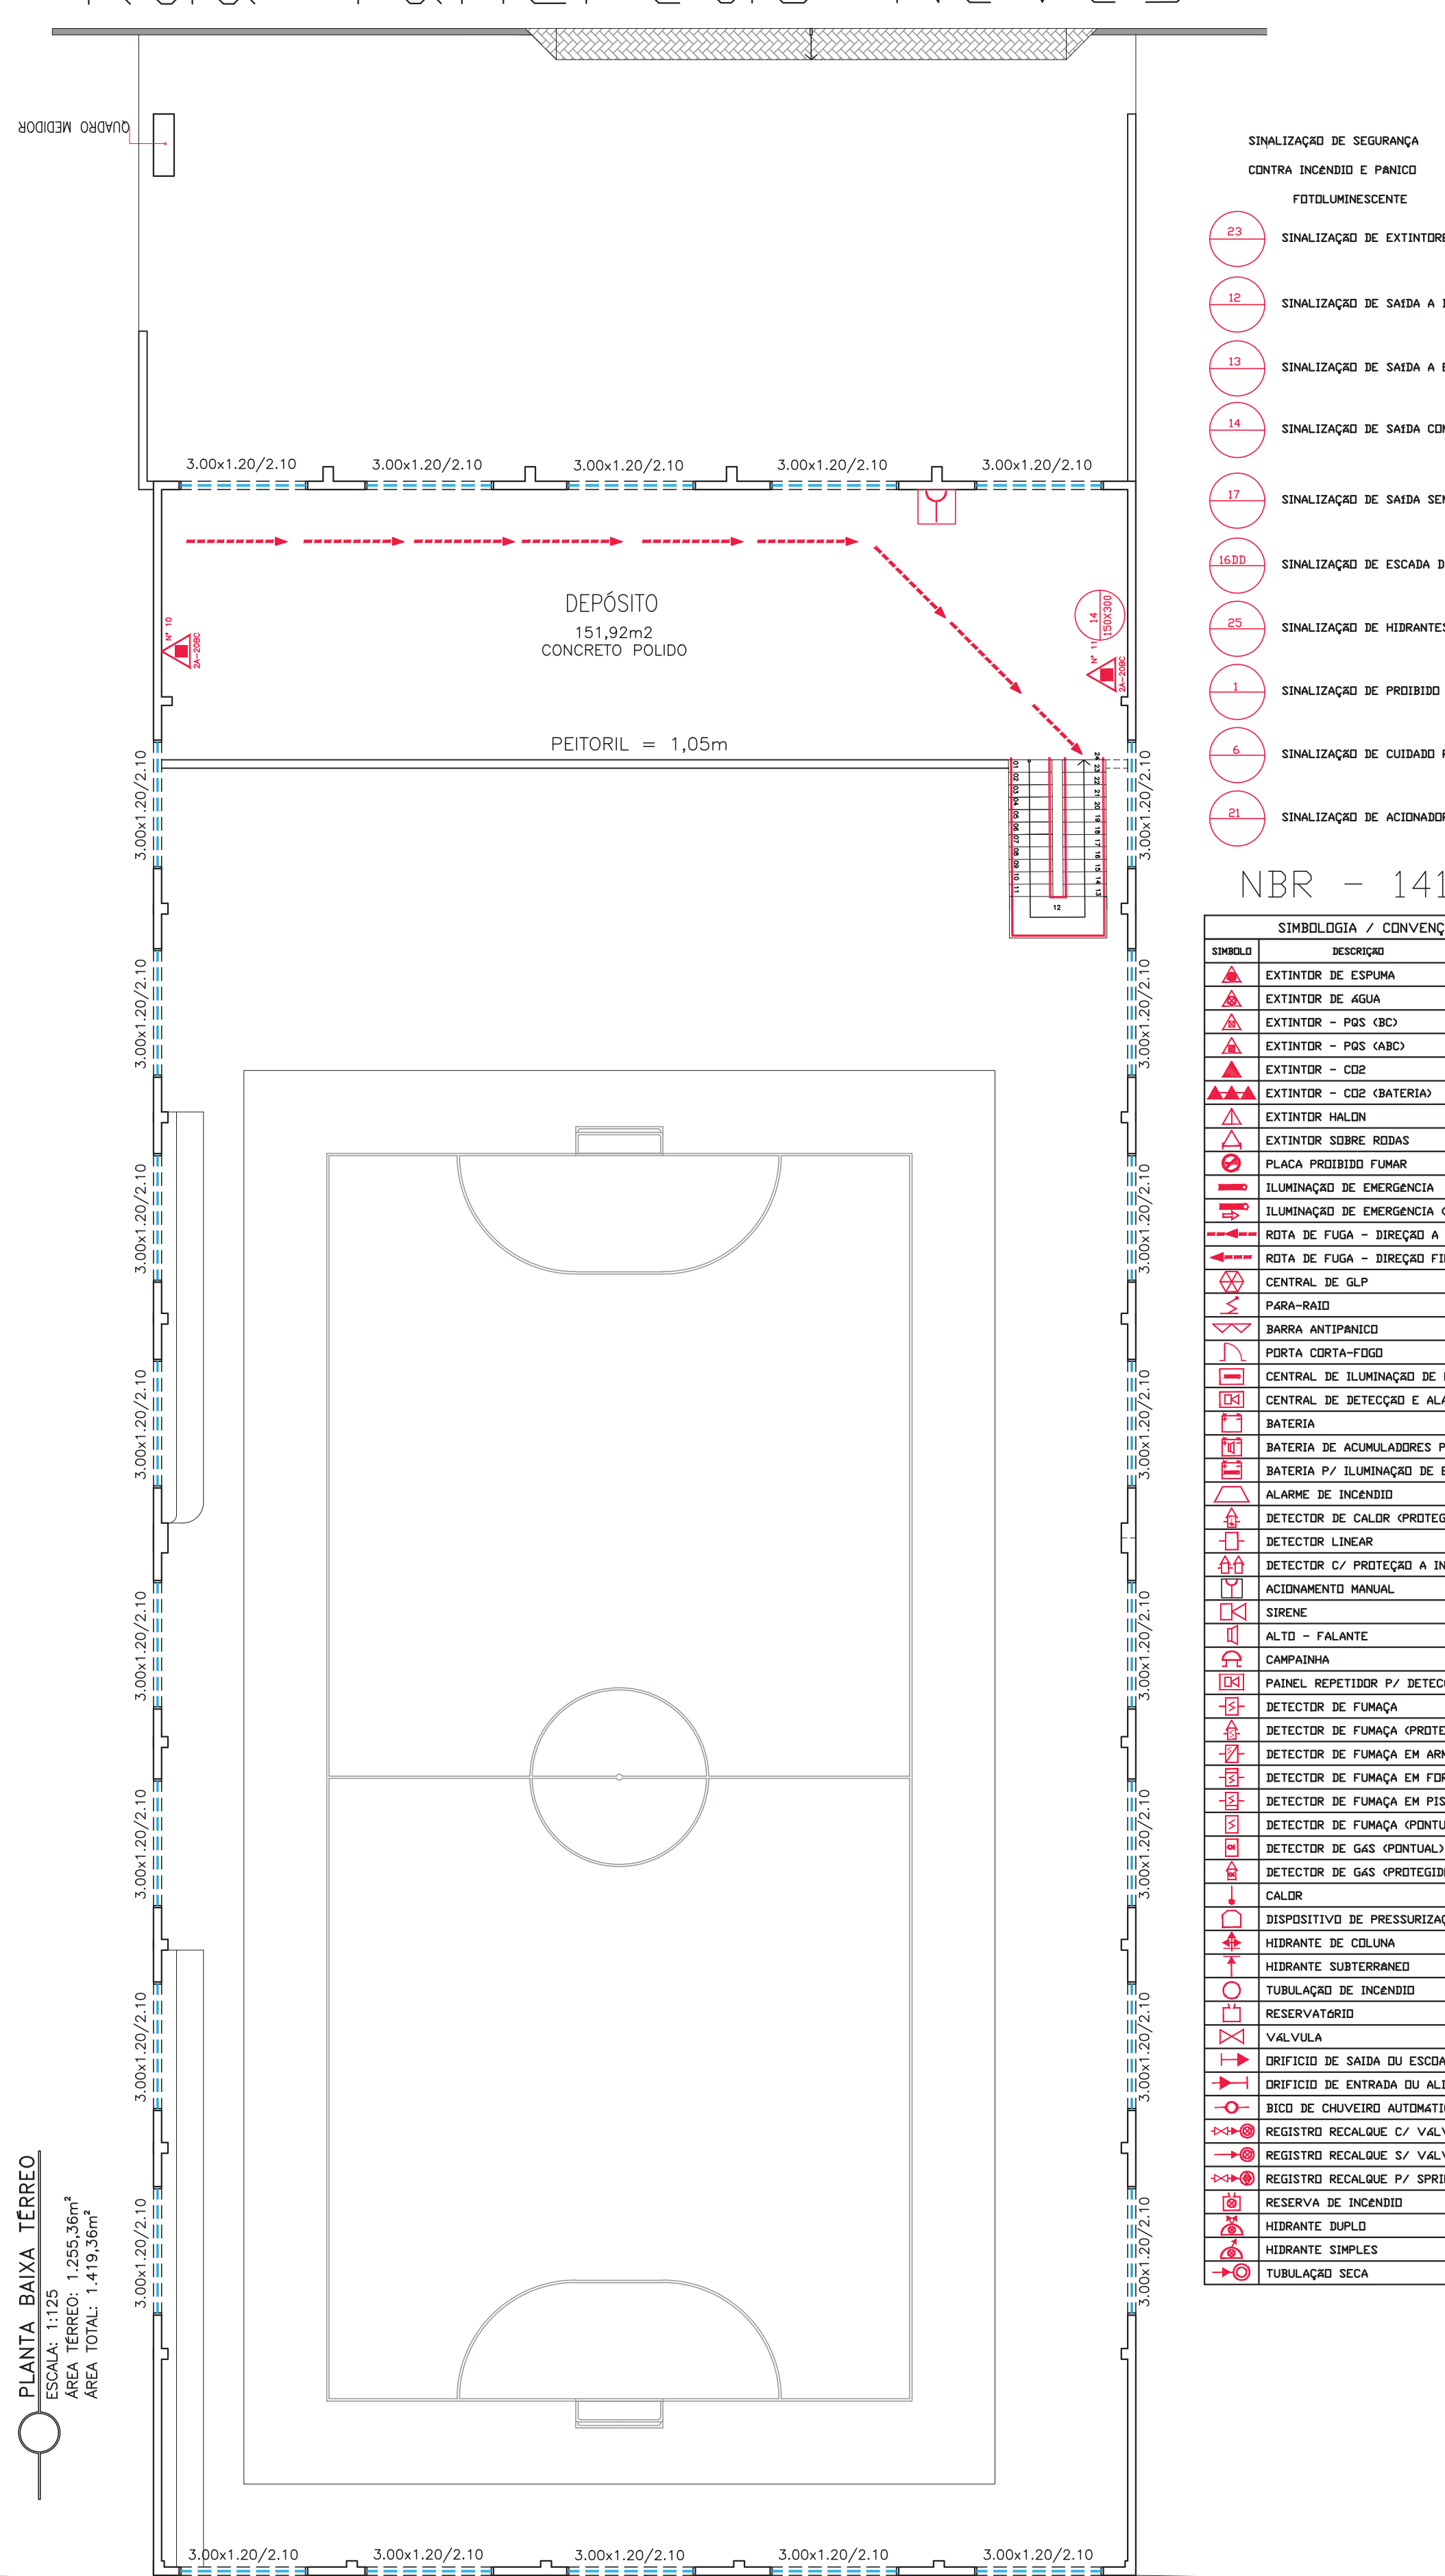

PLANTA BAIXA 2° PISO
 ESCALA: 1:125
 AREA: 184,00m²
 AREA TOTAL: 1.419,36m²

- SINALIZAÇÃO DE SEGURANÇA
 CONTRA INCÊNDIO E PÂNICO
- 12 SINALIZAÇÃO DE EXTINTORES
 - 13 SINALIZAÇÃO DE SAÍDA À DIREITA
 - 14 SINALIZAÇÃO DE SAÍDA À ESQUERDA
 - 14 SINALIZAÇÃO DE SAÍDA COM SETA
 - 17 SINALIZAÇÃO DE SAÍDA SEM SETA
 - 1639 SINALIZAÇÃO DE ESCADA DESCIDA
 - 23 SINALIZAÇÃO DE HIDRANTES
 - 1 SINALIZAÇÃO DE PROIBIDO FUMAR
 - 6 SINALIZAÇÃO DE CUIDADO RISCO DE INCÊNDIO
 - 21 SINALIZAÇÃO DE ACIONADOR DE ALARME

NBR - 14100

SIMBOLÓGIA / CONVENÇÕES	
SÍMBOLO	DESCRIÇÃO
	EXTINTOR DE ESPUMA
	EXTINTOR DE ÁGUA
	EXTINTOR - PDS CBO
	EXTINTOR - PDS GABC
	EXTINTOR - CO2
	EXTINTOR - CO2 (BATERIA)
	EXTINTOR HALON
	EXTINTOR SOBRE RODAS
	PLACA PROIBIDO FUMAR
	ILUMINAÇÃO DE EMERGENCIA
	ILUMINAÇÃO DE EMERGENCIA (REALIMENTADO)
	ROTA DE FUGA - DIREÇÃO A SEGUIR
	ROTA DE FUGA - DIREÇÃO FINAL
	CENTRAL DE GLP
	PARRA-RAIO
	BARRA ANTIPÂNICO
	PORTA CORTA-FOGO
	CENTRAL DE ILUMINAÇÃO DE EMERGENCIA
	CENTRAL DE DETECÇÃO E ALARME
	BATERIA
	BATERIA DE ACUMULADORES P/ ALARME
	BATERIA P/ ILUMINAÇÃO DE EMERGENCIA
	ALARME DE INCÊNDIO
	DETECTOR DE CALOR (PROTEGIDO)
	DETECTOR LINEAR
	DETECTOR C/ PROTEÇÃO A INTEMPÉRIES
	ACIONAMENTO MANUAL
	SIRENE
	ALTO - FALANTE
	CAMPAINHA
	PAINEL REPETIDOR P/ DETECÇÃO E ALARME
	DETECTOR DE FUMAÇA
	DETECTOR DE FUMAÇA (PROTEGIDO)
	DETECTOR DE FUMAÇA EM ARMÁRIO
	DETECTOR DE FUMAÇA EM FORRO
	DETECTOR DE FUMAÇA EM PISO
	DETECTOR DE FUMAÇA (PONTUAL)
	DETECTOR DE GÁS (PONTUAL)
	DETECTOR DE GÁS (PROTEGIDO)
	CALOR
	DISPOSITIVO DE PRESSURIZAÇÃO
	HIDRANTE DE COLUNA
	HIDRANTE SUBTERRANEO
	TUBULAÇÃO DE INCÊNDIO
	RESERVATÓRIO
	VALVULA
	ORIFÍCIO DE SAÍDA DO ESCADAMENTO
	ORIFÍCIO DE ENTRADA DO ALIMENTAÇÃO
	BICO DE CHUVEIRO AUTOMÁTICO
	REGISTRO RECALQUE C/ VALVULA RETENÇÃO
	REGISTRO RECALQUE S/ VALVULA RETENÇÃO
	REGISTRO RECALQUE P/ SPRINKLER
	RESERVA DE INCÊNDIO
	HIDRANTE DUPLA
	HIDRANTE SIMPLES
	TUBULAÇÃO SECA

Presidente Vargas

Presidente Vargas